


PLANTA BAIXA

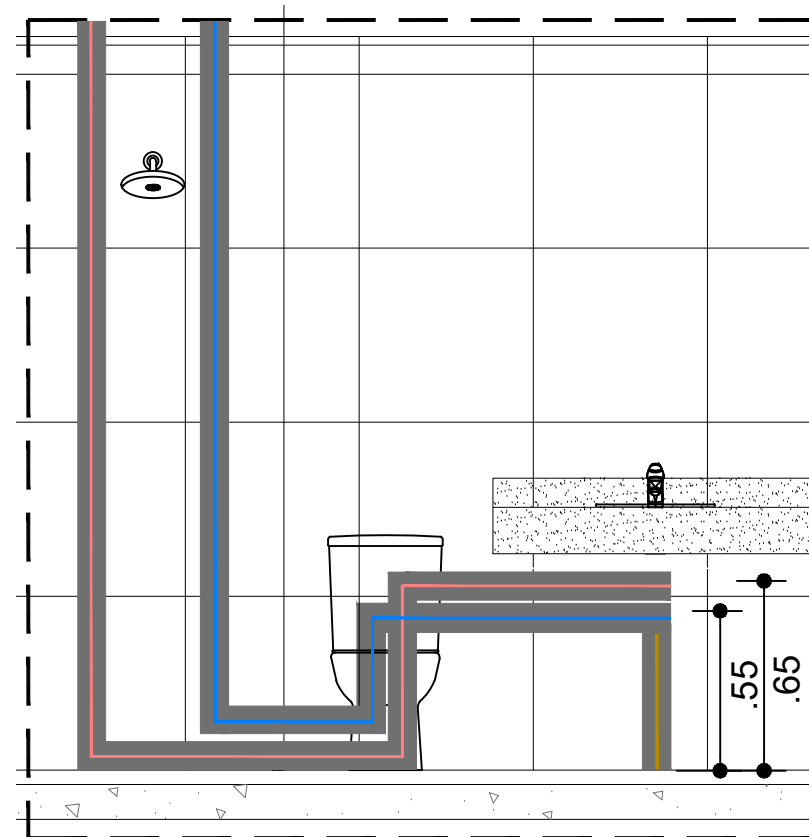

VISTA 01

LEGENDA:

-TUBULAÇÃO DE ÁGUA FRIA

-TUBULAÇÃO DE ÁGUA QUENTE

-TUBULAÇÃO DE ESGOTO

■ NÃO PERFURAR NESTA ÁREA
AFASTAMENTO 10CM DAS TUBULAÇÕES

HORTO PARQUE BARCELONA

TÍTULO:

ESQUEMA HIDRÁULICO



ASSUNTO:

SANITÁRIO 02

REVISÃO:

AS BUILT

DATA:

JUNHO/ 2023

ESCALA:

1/75

PRANCHA:

01

01